



**RETI DI DISTRIBUZIONE IDRICA
ESTRATTO MAPPA
CARTA TECNICA PROVINCIALE
STATO DI FATTO**

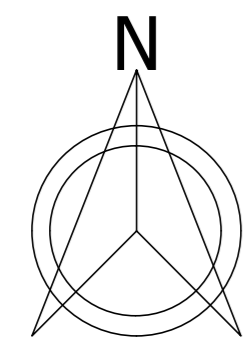

N° PUNTO	DESCRIZIONE	PARTICELLE E. F.	ALTEZZA (m)	COORDINATE (WGS84 GMS)	
				LATITUDINE [N]	LONGITUDINE [E]
CONDINO					
1	OPERA DI PRESA	P.F. 4875	509	45°51'53.7670"	10°34'13.3248"
2	POZZETTO SACCO DI TUBI	P.F. 4875	477	45°51'52.70623"	10°34'6.43568"
STORO					
3	POSIZIONE TUBO	P.F. 4672	458	45°51'49.07844"	10°34'8.03264"
4	POSIZIONE TUBO	P.F. 4673/3	449	45°51'47.44508"	10°34'10.39656"
5	POSIZIONE TUBO	P.F. 4653/2	421	45°51'43.53032"	10°34'13.16352"
6	POZZETTO via Del Sorino	P.F. 5804/2	418	45°51'42.53888"	10°34'13.08368"
7	POSIZIONE TUBO	P.F. 4724/1	415	45°51'40.57236"	10°34'9.43836"
8	POZZETTO vicino strada bianca	P.F. 4779	405	45°51'34.11792"	10°34'0.40476"
9	POZZETTO vicino "Polentona"	P.F. 4660/1	408	45°51'36.71044"	10°34'3.66424"
10	POZZETTO vicino abrazione	P.F. 4754/1	408	45°51'35.91828"	10°34'0.30388"
11	POSIZIONE TUBO	P.F. 4743/3	429	45°51'41.82348"	10°34'3.77452"
12	POZZETTO TUBO	P.F. 4743/3	418	45°51'38.9106"	10°34'2.30412"
13	POZZETTO TUBO	P.F. 4549/1	405	45°51'34.5672"	10°34'2.05464"
CONDINO					
14	POZZETTO TUBO	P.F. 4767/1	415	45°51'51.6438"	10°34'26.38452"
15	POZZETTO TUBO	P.F. 4746/1	418	45°51'50.98392"	10°34'23.23992"
16	POZZETTO TUBO	P.F. 4738	424	45°51'51.9174"	10°34'20.49424"
17	POZZETTO TUBO	P.F. 4742/2	428	45°51'52.78968"	10°34'19.30332"
18	POZZETTO TUBO	P.F. 4816	408	45°52'0.19992"	10°34'36.21756"
19	POZZETTO TUBO	P.F. 4801/1	402	45°51'55.26838"	10°34'38.44684"
20	POZZETTO TUBO	P.F. 4837	422	45°51'59.76992"	10°34'29.5446"

**PARTICOLARE TIPO
SCAVO IN TERRENO VEGETALE
STATO DI PROGETTO**

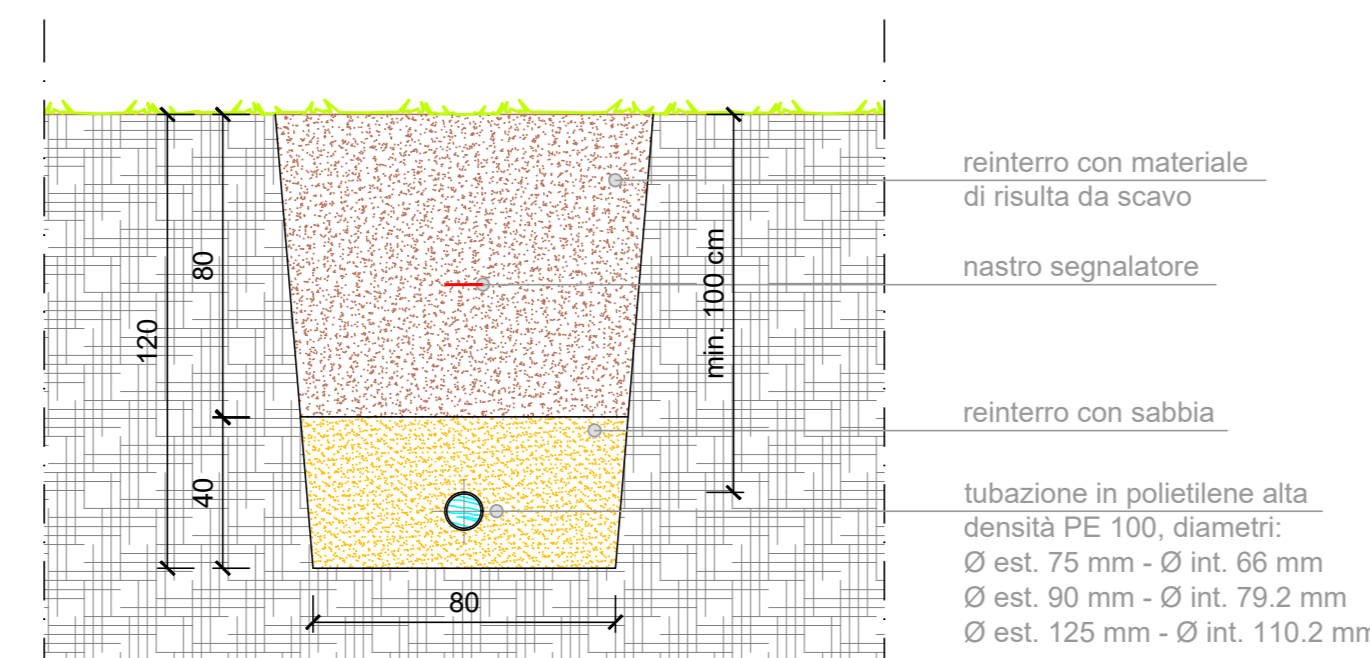

LEGENDA	
	FIUME CHIESE
	RIO SORINO
	STRADA PROVINCIALE BS 237
	STRADA BIANCA PER L'ORGANO PRINCIPALE DI PRESA
	C.C. CONDINO PARTICELLE EDIFICIALI E FONDIARIE
	C.C. STORO PARTICELLE EDIFICIALI E FONDIARIE
	RETI DI DISTRIBUZIONE Ø125 rifacimento con nuovi tubi in polietilene, sigma 80 PE 100
	RETI DI DISTRIBUZIONE Ø90 rifacimento con nuovi tubi in polietilene, sigma 80 PE 100
	RETI DI DISTRIBUZIONE Ø75 rifacimento con nuovi tubi in polietilene, sigma 80 PE 100
	RETI DI DISTRIBUZIONE Ø63 rifacimento con nuovi tubi in polietilene, sigma 80 PE 100
	IDRANTINI DI PRESA LUNGO LE RETI (n. vedi mappa)
	DATO DELLA QUOTA ALTIMETRICA
	DATO DEL PUNTO RILEVATO CON SISTEMA "GPS"
	+/- 0.0 m QUOTA ALTIMETRICA RAMI DISTRIBUTORI
	IDRANTI ANTINCENDIO UNI 70 (ESISTENTI) (IN PROGETTO)
	CONFINO COMUNALE TRA STORO E CONDINO
	PERIMETRAZIONE ACQUEDOTTO SORINO 2019: CMF DI STORO CMF DI BRIGONE, CASTEL CONDINO, CIMEGO E CONDINO
	CURVA DI LIVELLO +50.0 m
	CURVA DI LIVELLO +10.0 m
	QUOTA ALTIMETRICA TERRENI

- NOTA BENE:**
- LA RETE IDRICA È STATA RICOSTRUITA SULL'ESTRATTO MAPPA CATASTALE DEI COMUNI DI STORO E CONDINO IN PARTE RIFERENDOSI AL PROGETTO ORIGINARIO AUTORIZZATO CON CONCESSIONE DI EDIFICAZIONE DEL 03/01/1983 N. 2058, IN PARTE (vedi punti in tabella) RICOSTRUITA DA SOPRALLUOGO "GPS" SUL POSTO DEI PUNTI CONOSCIUTI.
 - LA RETE IDRICA RAPPRESENTA I RAMI DISTRIBUTORI PRINCIPALI, QUELLI SECONDARI (allacci in proprietà privata) VERRANNO DEFINITI NELLA SUCCESSIVA FASE ESECUTIVA DEL PROGETTO.
 - SVILUPPI E DIAMETRI DELLE RETI IDRICHE DA REALIZZARE SONO DA INTENDERSI INDICATIVI, SARANNO EFFETTUATE ULTERIORI PRECISAZIONI NELLA SUCCESSIVA FASE ESECUTIVA DEL PROGETTO.

ORGANI PRINCIPALI DI PRESA:
PRIMA VASCA DI ACCUMULO
vedi elaborato grafico TAV.03 per i
dettagli e i particolari riferiti all'organo
di presa esistente (da sistemare)

SECONDA VASCA DI ACCUMULO
vedi elaborati grafici TAV.04-05 per i
dettagli e i particolari riferiti all'organo
di presa in progetto (da adeguare)

QUATTRO & PARTNERS
ARCHITECTURE ENGINEERING

COMITATO
CMF di Storo
piazza Europa, n. 4 - 38089 Storo (TN)

OPERE
Opere di messa in sicurezza, potenziamento vasca di accumulo, sistemazione dell'organo di presa e rifacimento reti di distribuzione dell'acquedotto irriguo del Rio Sorino.

PROGETTO
Pratica n. C/2454
ESTRATTO MAPPA/CTP - RETI DI DISTRIBUZIONE IDRICA:
stato di fatto-progetto

DATA
12005 pubblici
aprile 2019
SCALA
1:1000
TAV.
01

INFORMAZIONI
23870 CERNUSCO L.N. - LECCO - VIA GIUSEPPE VERDI 9/C TEL. E FAX + 39 035 9000249
38089 STORO - TRENTO - VIA CESARE BATTISTI 32 TEL. E FAX + 39 0461 686900
www.quattroandpartners.it

